


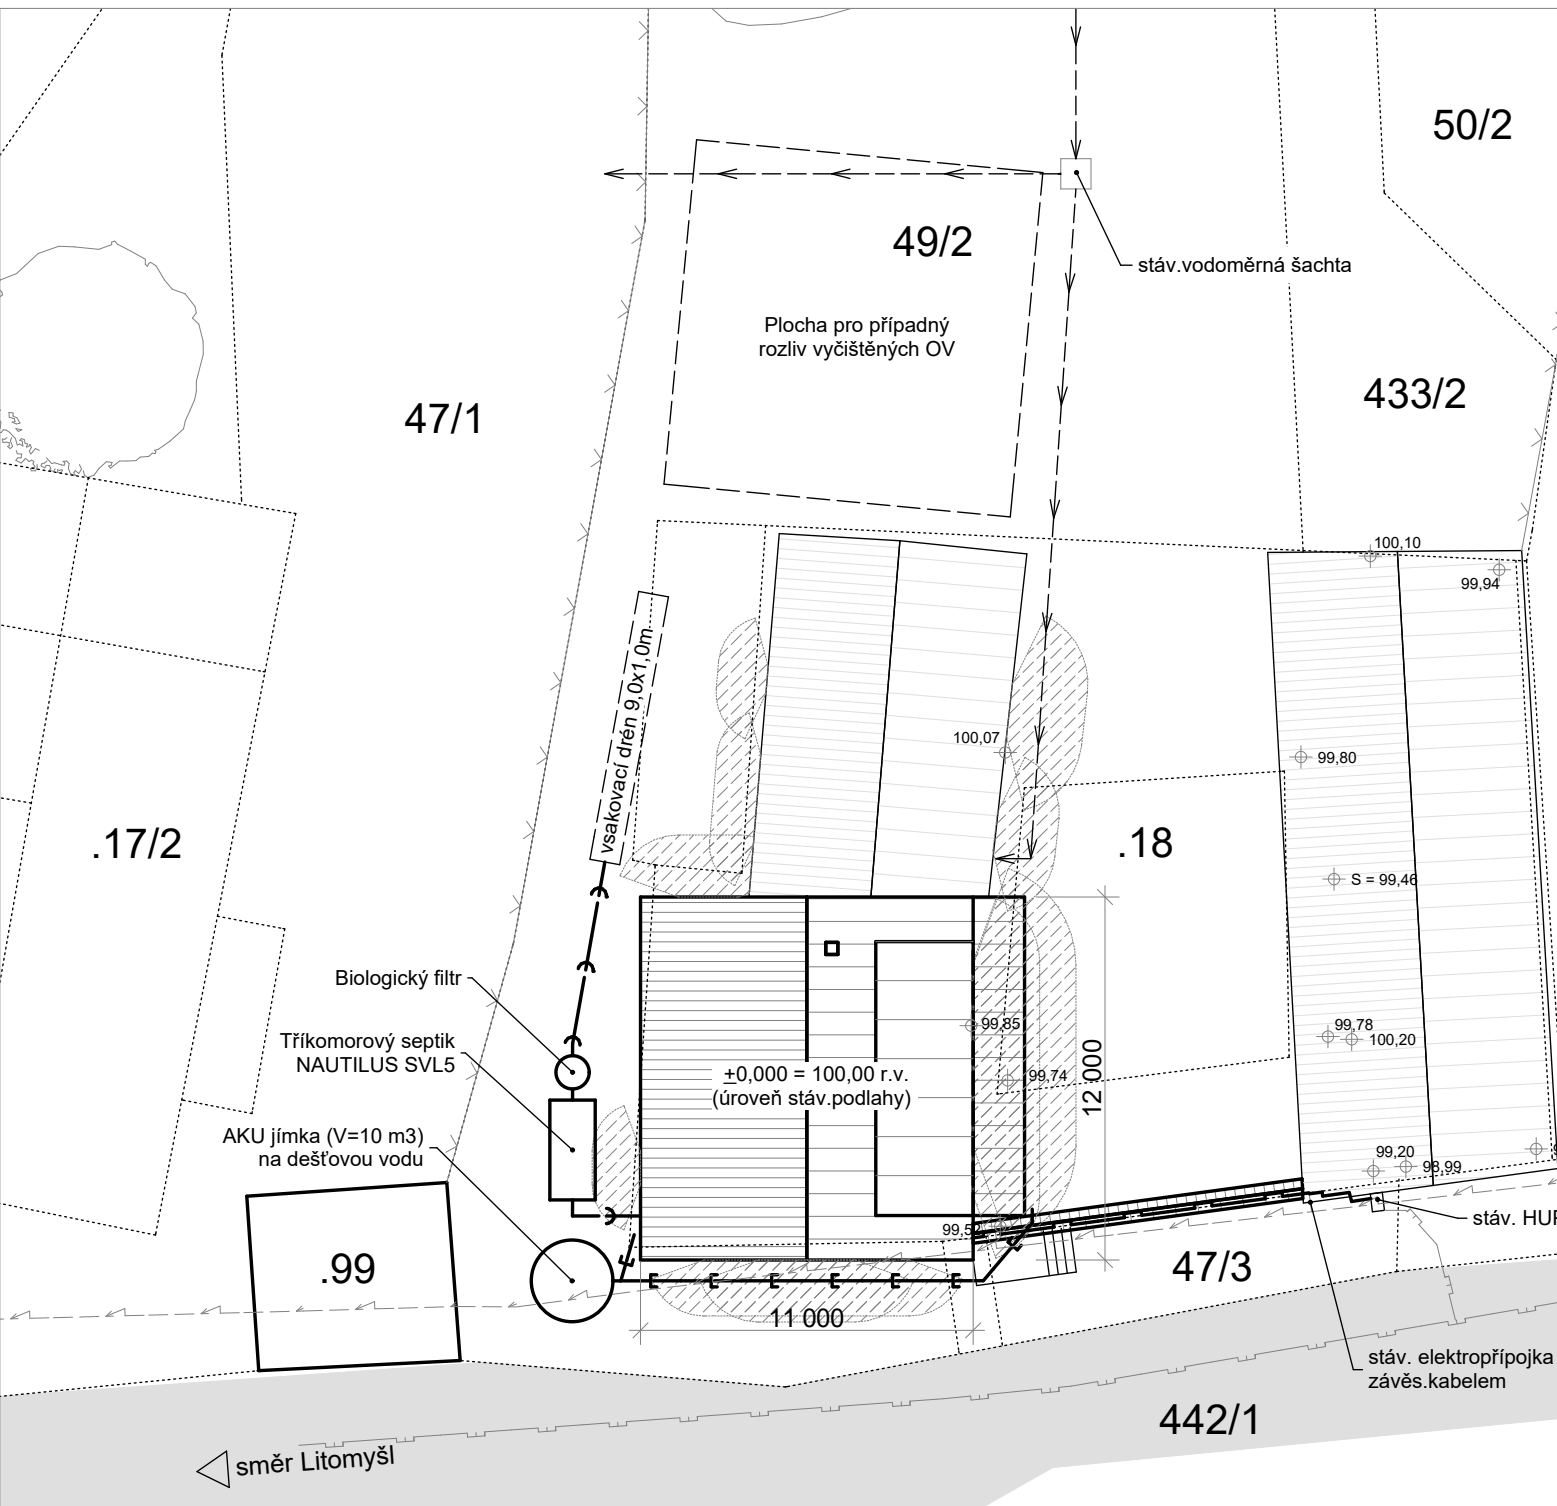

Souhlas vlastníků sousedních pozemků a účastníků stavebního řízení se záměrem

č.pozemku	vlastník	datum nar.	podpis
.47/1 .99 .17/2	SJ Stráník Pavel a Stráníková Jaroslava Řikovice 55, 57001 Morašice		
442/1	Pardubický kraj, Komenského náměstí 125 Pardubice-Staré Město, 53002 Pardubice Správa a údržba silnic Pardubického kraje Doubravice 98, 53353 Pardubice		
52/2	Dosedělová Hana Jíříkov 28, 57001 Dolní Újezd		
55/2	Obec Morašice, č. p. 96 56951 Morašice		
49/1 50/1 433/1	Havran Jakub, Smetanovo náměstí 126 Litomyšl-Město, 57001 Litomyšl		

LEGENDA :

- STL plynovod
- Vrchní vedení NN (zavěs.kabelem)
- Hranice pozemků
- Vodovodní přípojka (stávající)
- NTL plynovodní přípojka
- Kanalizační přípojka splašková
- Dešťová kanalizace
- Elektropřípojka svodným kabelem (stávající)
- Oplocení drátěné (stávající)
- Zpevněné plochy
- Požárně nebezpečný prostor

+0,000 = 100,00 r.v. (úroveň stáv.podlahy)

Vypracoval:	Odp. projektant:	Odp. zástupce:	
Ing.Černý	STAVITELSTVÍ JOKEŠ spol.s r.o.	Ing. Josef Jokeš	
investor : Ing.Božena a Bc.Lukáš Charamzovi, Bohuňovice 8, 570 01			
Akce:			č. arch.: 005-25
STAVEBNÍ ÚPRAVY čp.15 k.ú. ŘIKOVICE u LITOMYŠLE			měřítko : 1:250
			datum : 1/2025
Příloha:			č. výkresu:
SITUACE			C-2