


KOORDINAČNÍ SITUACE

M 1:250

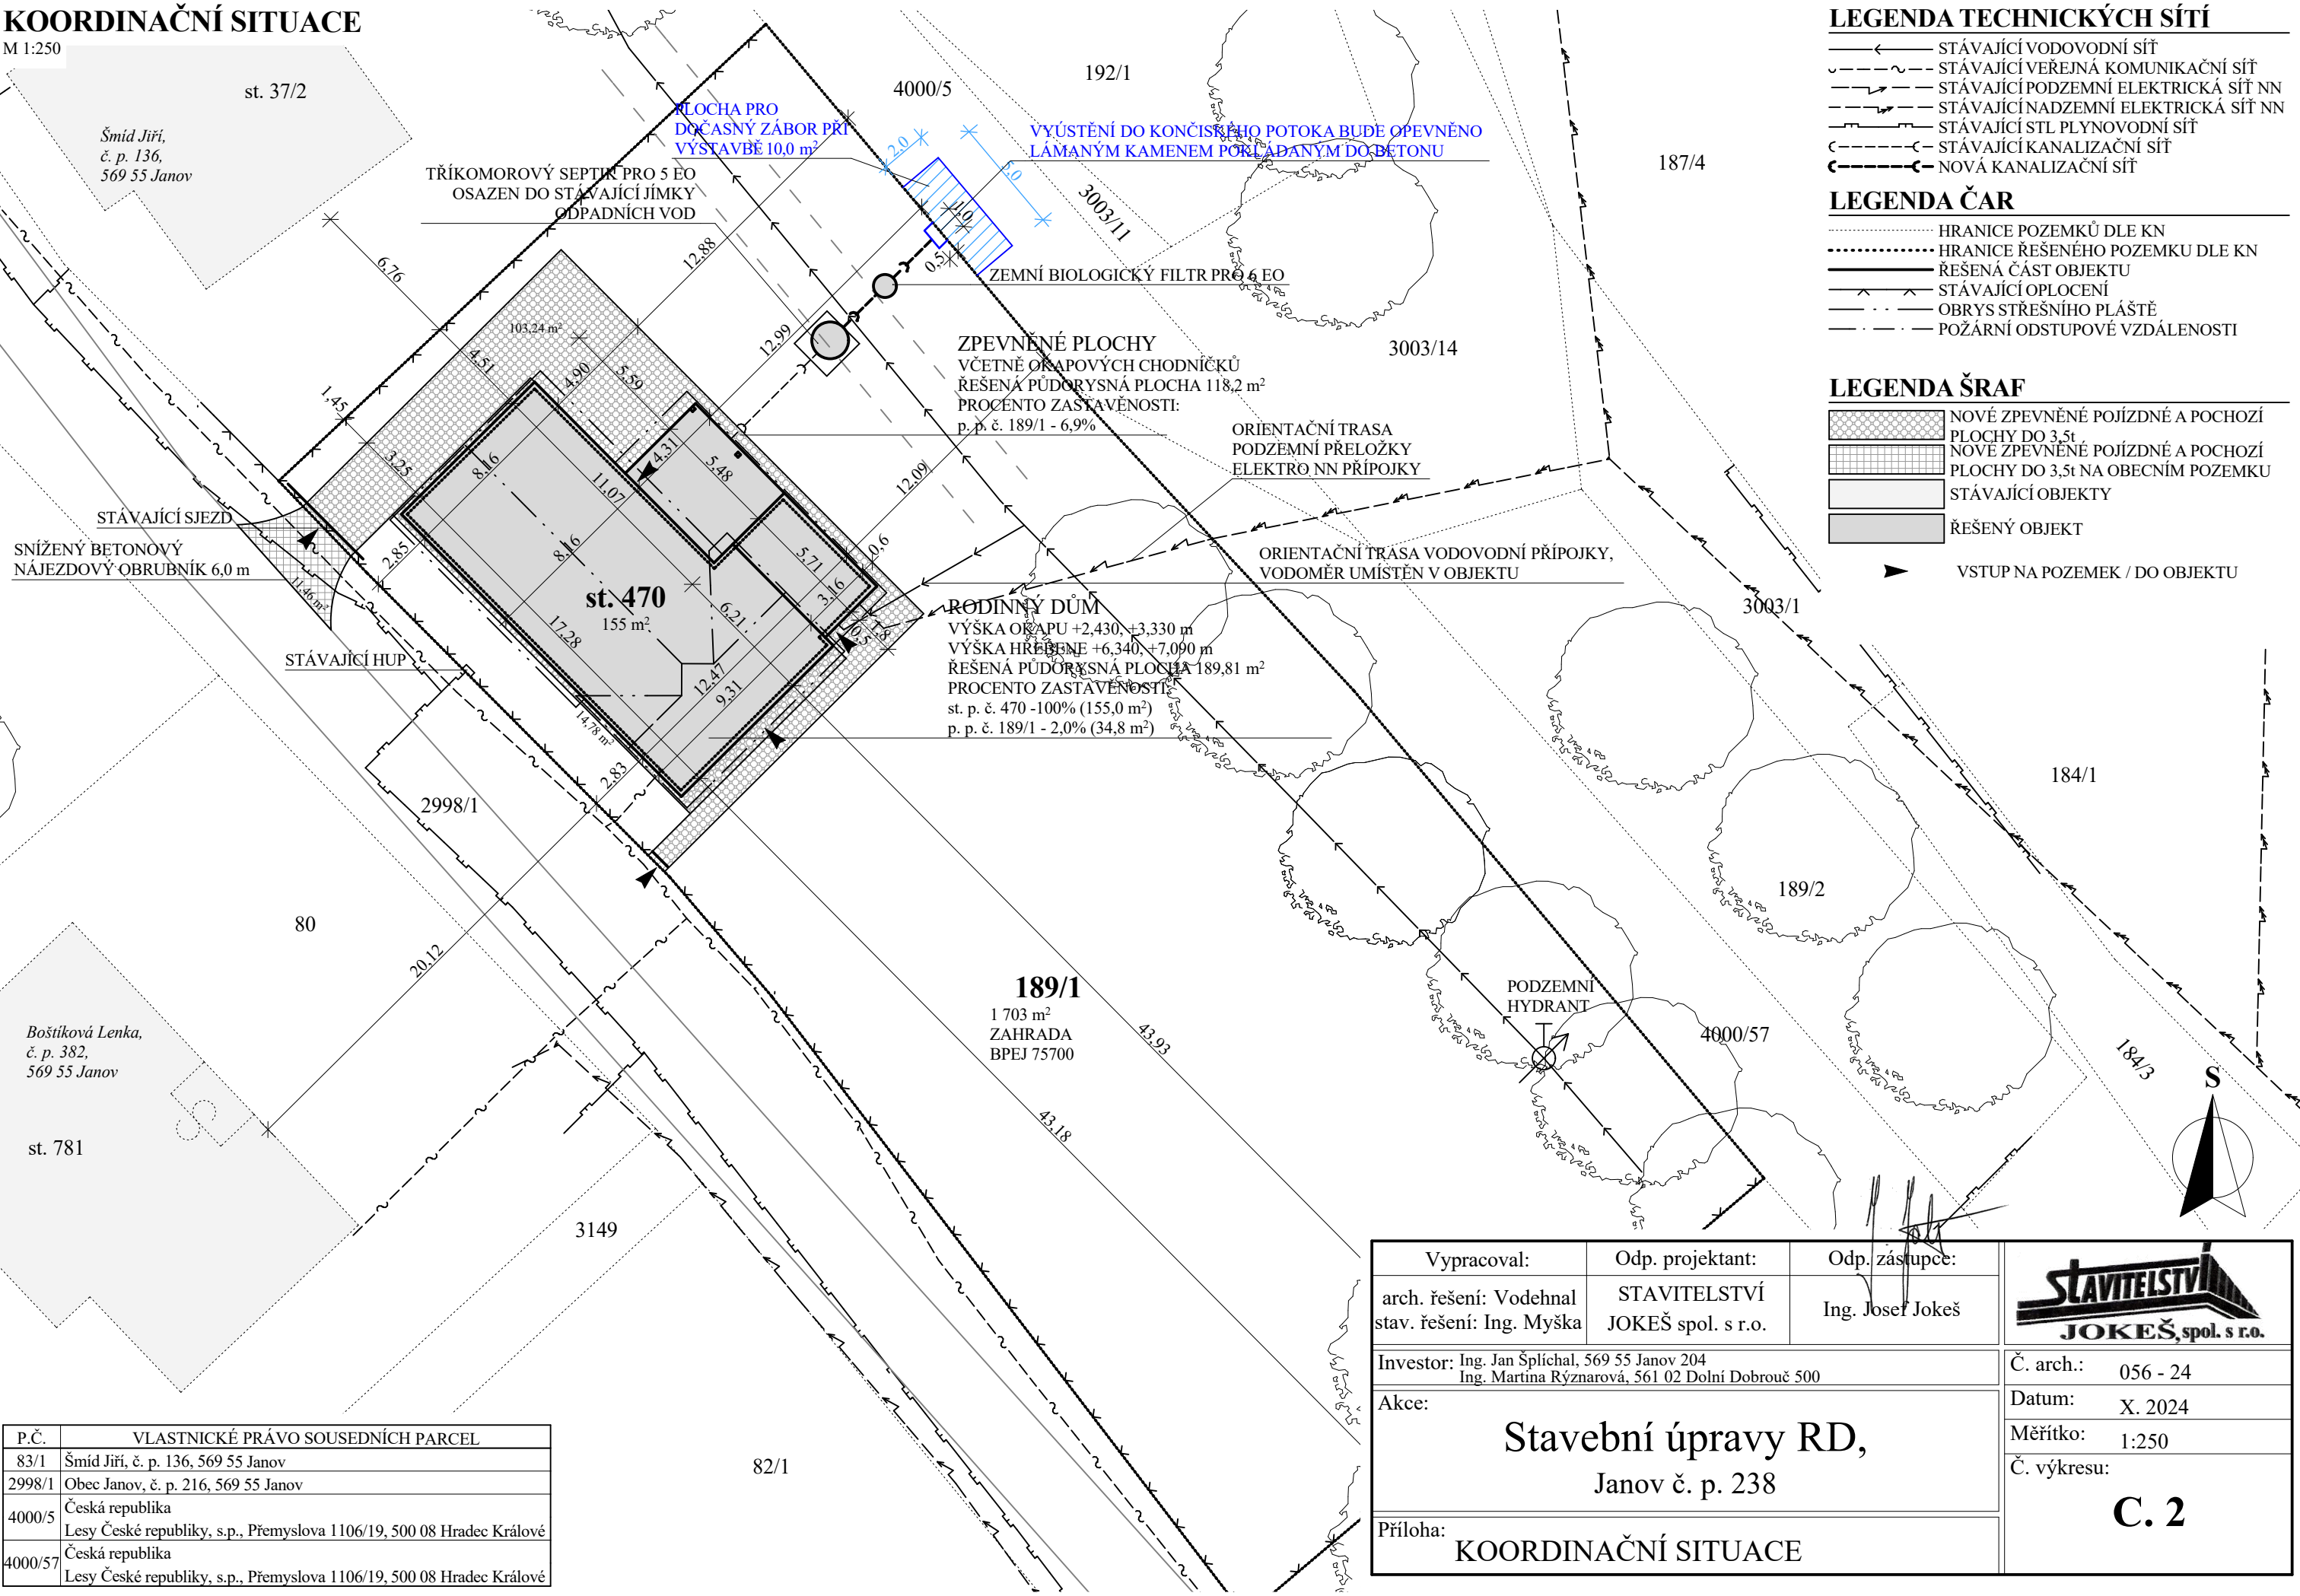

LEGENDA TECHNICKÝCH SÍTÍ

- STÁVAJÍCÍ VODOVODNÍ SÍŤ
- STÁVAJÍCÍ VEŘEJNÁ KOMUNIKAČNÍ SÍŤ
- STÁVAJÍCÍ PODZEMNÍ ELEKTRICKÁ SÍŤ NN
- STÁVAJÍCÍ NADZEMNÍ ELEKTRICKÁ SÍŤ NN
- STÁVAJÍCÍ STL PLYNOVODNÍ SÍŤ
- STÁVAJÍCÍ KANALIZAČNÍ SÍŤ
- NOVÁ KANALIZAČNÍ SÍŤ

LEGENDA ČAR

- HRANICE POZEMKŮ DLE KN
- HRANICE ŘEŠENÉHO POZEMKU DLE KN
- ŘEŠENÁ ČÁST OBJEKTU
- STÁVAJÍCÍ OPLOCENÍ
- OBRYŠ STŘEŠNÍHO PLÁŠTĚ
- POŽÁRNÍ ODSTUPOVÉ VZDÁLENOSTI

LEGENDA ŠRAF

- NOVÉ ZPEVNĚNÉ POJÍZDNÉ A POCHOZÍ PLOCHY DO 3,5t
- NOVÉ ZPEVNĚNÉ POJÍZDNÉ A POCHOZÍ PLOCHY DO 3,5t NA OBECNÍM POZEMKU
- STÁVAJÍCÍ OBJEKTY
- ŘEŠENÝ OBJEKT
- VSTUP NA POZEMEK / DO OBJEKTU

P.Č.	VLASTNICKÉ PRÁVO SOUSEDNÍCH PARCEL
83/1	Šmíd Jiří, č. p. 136, 569 55 Janov
2998/1	Obec Janov, č. p. 216, 569 55 Janov
4000/5	Česká republika Lesy České republiky, s.p., Přemyslova 1106/19, 500 08 Hradec Králové
4000/57	Česká republika Lesy České republiky, s.p., Přemyslova 1106/19, 500 08 Hradec Králové

Vypracoval:		Odp. projektant:	Odp. zástupce:	
arch. řešení: Vodehnal stav. řešení: Ing. Myška		STAVITELSTVÍ JOKEŠ spol. s r.o.	Ing. Josef Jokeš	
Investor: Ing. Jan Šplíchal, 569 55 Janov 204 Ing. Martina Rýznarová, 561 02 Dolní Dobrouč 500				
Akce:				
Stavební úpravy RD, Janov č. p. 238				Č. arch.: 056 - 24
				Datum: X. 2024
				Měřítko: 1:250
				Č. výkresu:
Příloha:				C. 2
KOORDINAČNÍ SITUACE				