


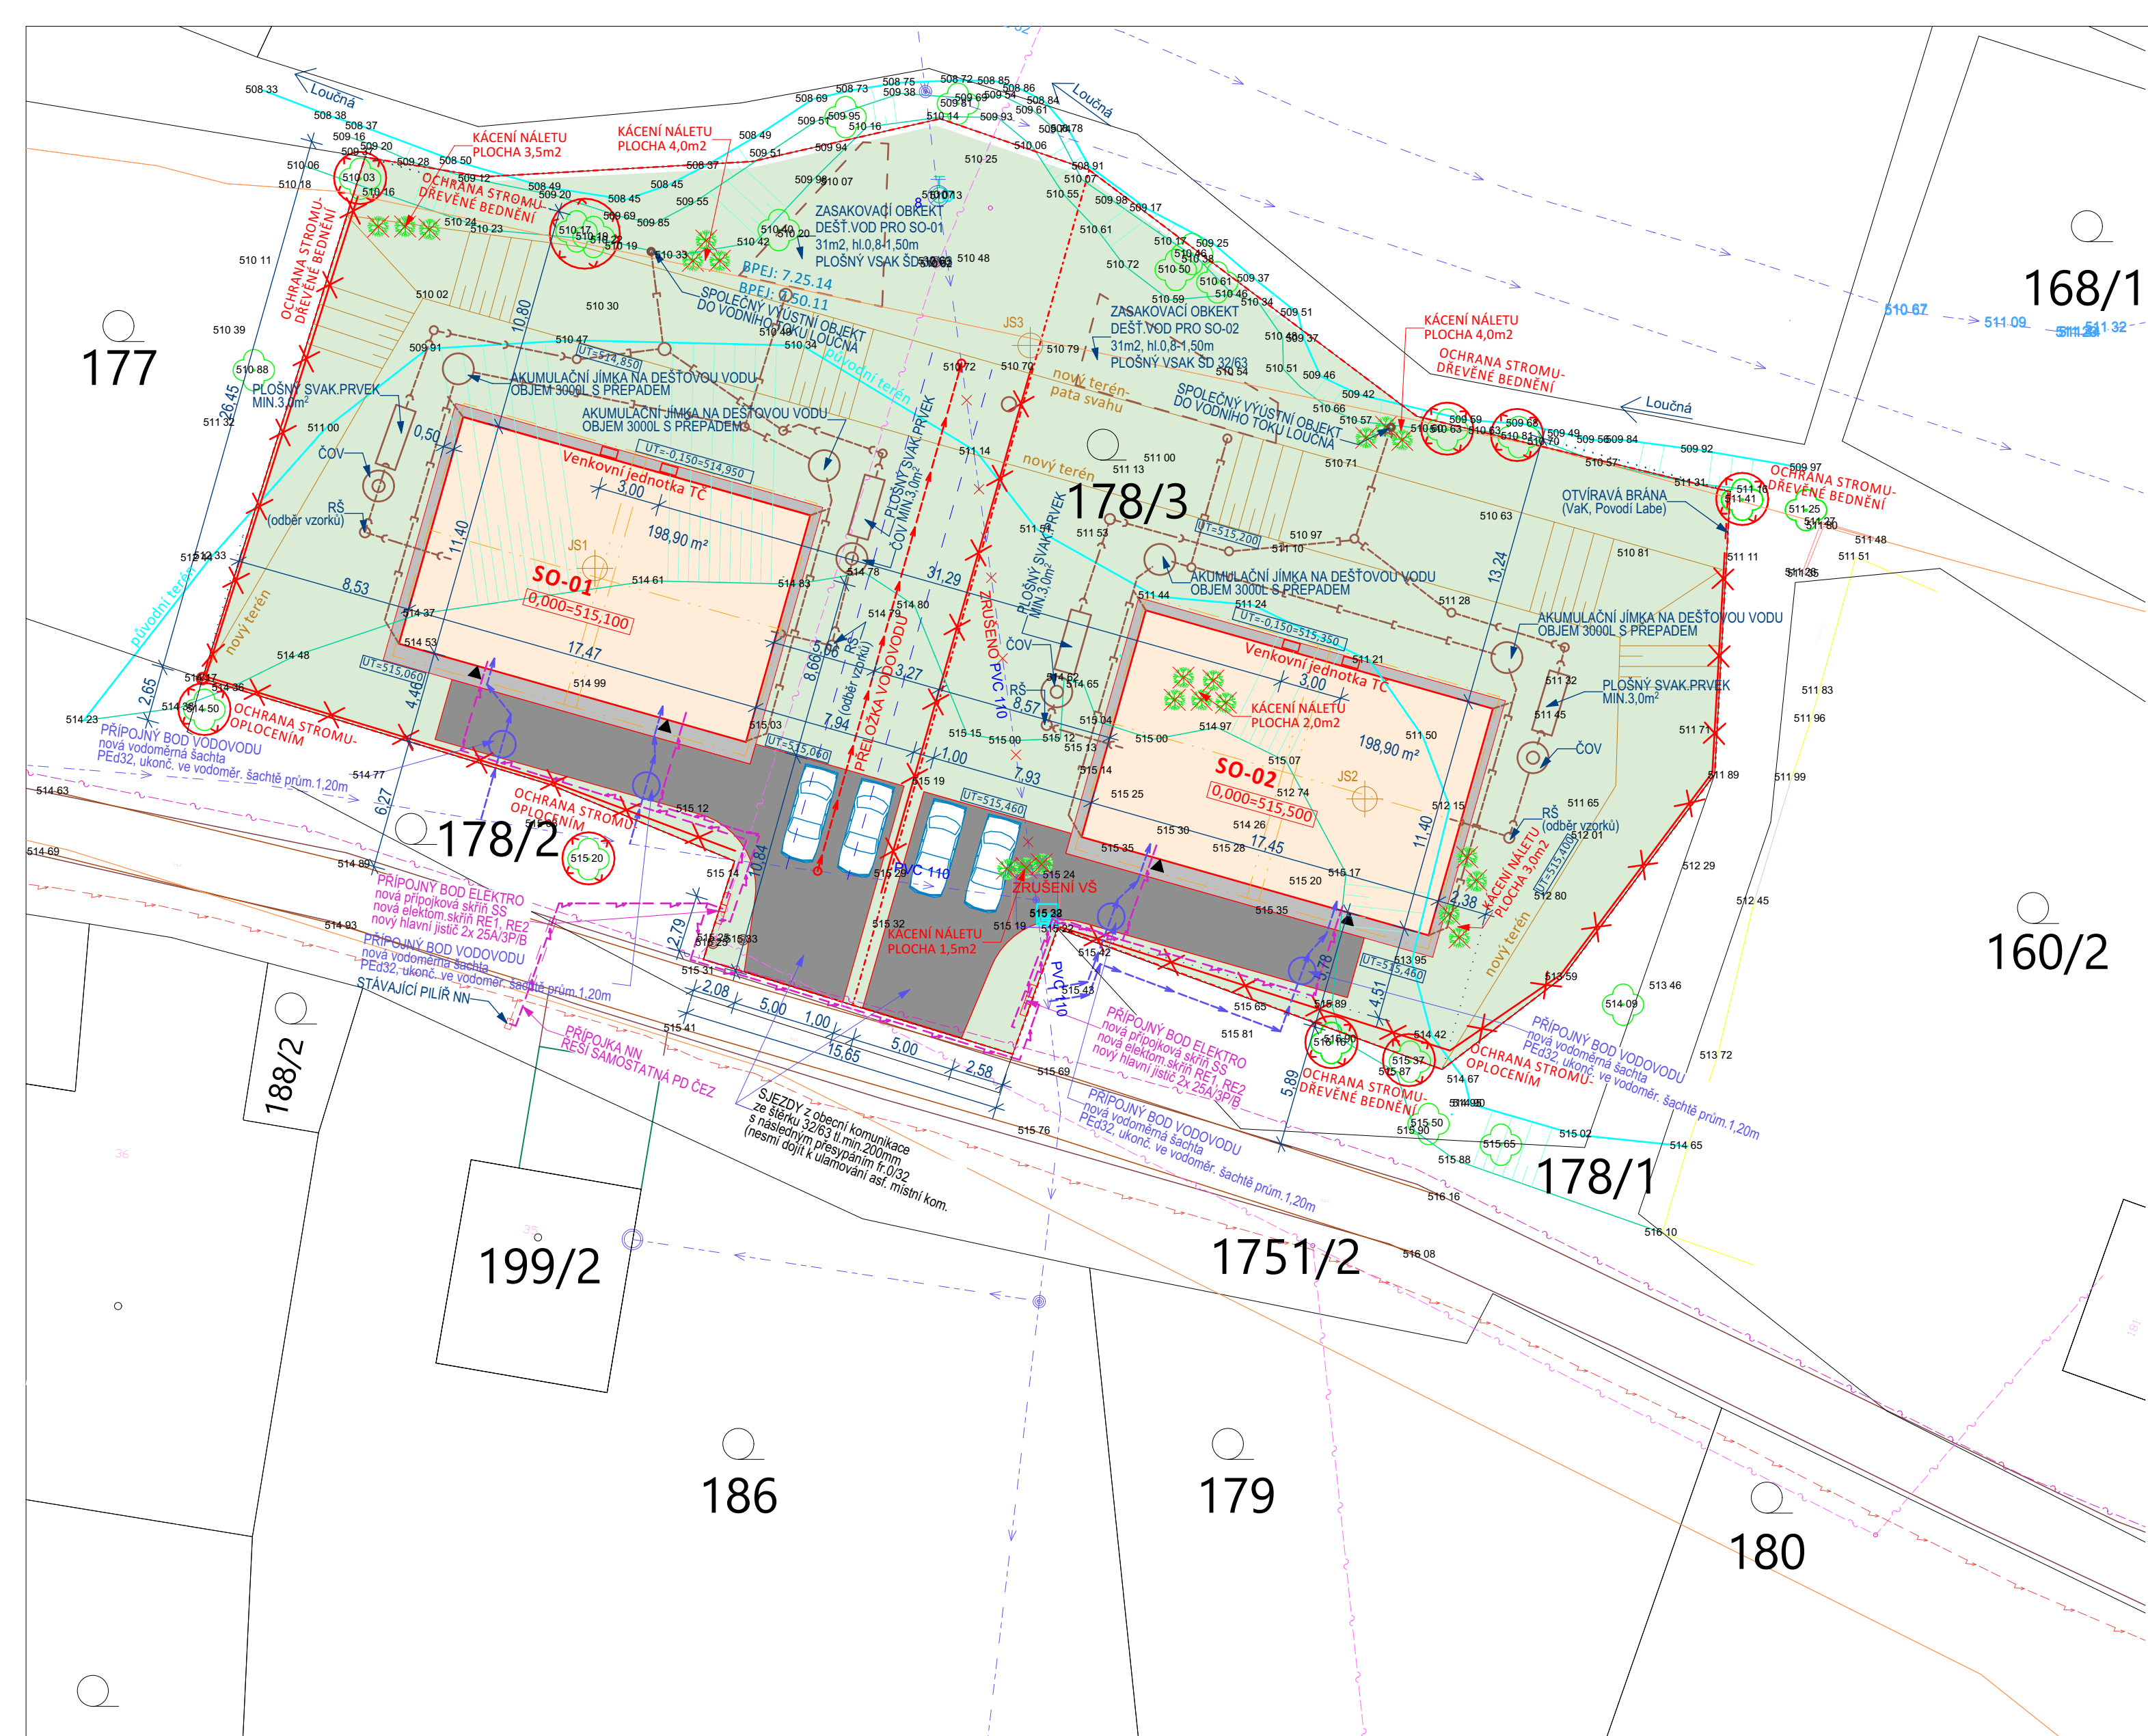

LEGENDA:

ŘEŠENÝ OBJEKT NOVOSTAVBY

OKAPOVÝ CHODNÍK

ZPĚVNĚNÁ POJÍZDNÁ PLOCHA

VENKOVNÍ ÚPRAVY (1400,0m²)

HRANICE POZEMKU INVESTORA

OBRYSY STŘECHY

VSTUP DO OBJEKTU

OPLOČENÍ POZEMKU
(oc.sloupky, pletivo v.1,50m)

OCHRANA DŘEVIN
(OPLOČENÍ, DŘEVĚNÉ BEDNĚNÍ)

KÁCENÍ NÁLETU
CELKOVÁ PLOCHA cca 18,0m²

LEGENDA STÁVAJÍCÍCH SÍTÍ:

VODOVOD

SDĚLOVACÍ KABELY

PODZEMNÍ VEDENÍ NN

SPLAŠKOVÁ KANALIZACE

DEŠŤOVÁ KANALIZACE

PŘÍPOJKA VODOVODU

PODZEMNÍ PŘÍPOJKA NN

PŘELOŽKA VODOVODU

LEGENTA NOVÝCH SÍTÍ:

LEGENDA STAVEBNÍCH OBJEKTŮ:

SO-01 NOVOSTAVBA RD - ZÁPADNÍ

SO-02 NOVOSTAVBA RD - VÝCHODNÍ

SO-03 PŘELOŽKA VODOVODU

LEGENDA PLOCH SO-01:

POZEMEK INVESTORA:

parc.č. 178/3

2205 m²

celkem

2205 m²

ZASTAVĚNÁ PLOCHA

novostavba RD

198,90 m²

okapový chodník

39,85 m²

zpevněné pojízdné plochy

115,15 m²

CELKEM

353,90 m²

VYJMUTÍ ZE ZPF - BPEJ

zastavěná plocha

353,90 m²

CELKEM

353,90 m²

LEGENDA PLOCH SO-02:

POZEMEK INVESTORA:

parc.č. 178/3

2205 m²

celkem

2205 m²

ZASTAVĚNÁ PLOCHA

novostavba RD

198,90 m²

okapový chodník

39,85 m²

zpevněné pojízdné plochy

116,05 m²

CELKEM

354,80 m²

VYJMUTÍ ZE ZPF - BPEJ

zastavěná plocha

354,80 m²

CELKEM

354,80 m²

POZNÁMKA:

- VÝKRES NUTNO ČÍST SE VŠEMI SOUVISEJÍCÍMI ČÁSTMI
- VŠECHNY POUŽITÉ MATERIÁLY MUSÍ ODPOVÍDAT ČESKÝM NORMÁM, TECHNOLOGICKÝM, BEZPEČNOSTNÍM, HYGIENICKÝM A POŽÁRNÍM PŘEDPISŮM
- PŘED PROVÁDĚNÍM MUSÍ BÝT OVĚŘENA POLOHA VŠECH INŽENÝRSKÝCH SÍTÍ A PŘÍPADNÉ ODPOJENY SÍTĚ, KTERÉ BUDOU PRACEMI DOTČENY
- VEŠKERÉ PRÁCE PROVÁDĚT DLE PLATNÝCH PRÁVNÍCH PŘEDPISŮ (ZÁKONŮ, VYHLÁŠEK, NOREM VČETNĚ JEJICH ZMĚN A OPRAV) A PŘEDPISŮ VÝROBCE JEDNOTLIVÝCH MATERIÁLŮ
- PŘI ZJIŠTĚNÍ NOVÝCH OKOLNOSTÍ V PRŮBĚHU PROVÁDĚNÍ, KTERÉ BY MOHLY MÍT DOPAD NA NAVRHOVANÉ ŘEŠENÍ, MUSÍ BÝT INFORMOVÁN ZPRACOVATEL TĚTO PROJEKTOVÉ DOKUMENTACE
- TATO DOKUMENTACE NENAHAZUJE PROVÁDĚCÍ DOKUMENTACI A DÍLENSKOU DOKUMENTACI DODAVATELE

STAVBA : NOVOSTAVBA DVOUGENERAČNÍHO DOMU parc.č. 178/3 k.ú. Karle		T&T PROJEKT s.r.o. T & T projekt s.r.o. MILIČOVA 314, 566 01 VYSOKÉ MÝTO IČO: 176 43 597, DIČ: CZ17643597 www.tt-projekt.cz
STUPEŇ :	DOKUMENTACE PRO POVOLENÍ STAVBY	DATUM : 09/2024 ZAK. ČÍSLO : 48/2024 ČÍSLO PARÉ :
INVESTOR :	Ing. Adam Trunec, Zimní 823, 566 01 Vysoké Mýto	
MÍSTO STAVBY :	KARLE	
VEDOUCÍ ZAKÁZKY :	ING. VÁCLAV TMĚJ	
ZODP. PROJEKTANT :	ING. PETR ABSOLON	
VYPRACOVAL :	MILOŠ ZÁRUBA, DIS	PROFESE : C - SITUAČNÍ VÝKRESY ČÍSLO VÝKRESU : C3
VÝKRES :	KOORDINAČNÍ SITUACE	
MĚŘÍTKO : 1:250		FORMÁT :