


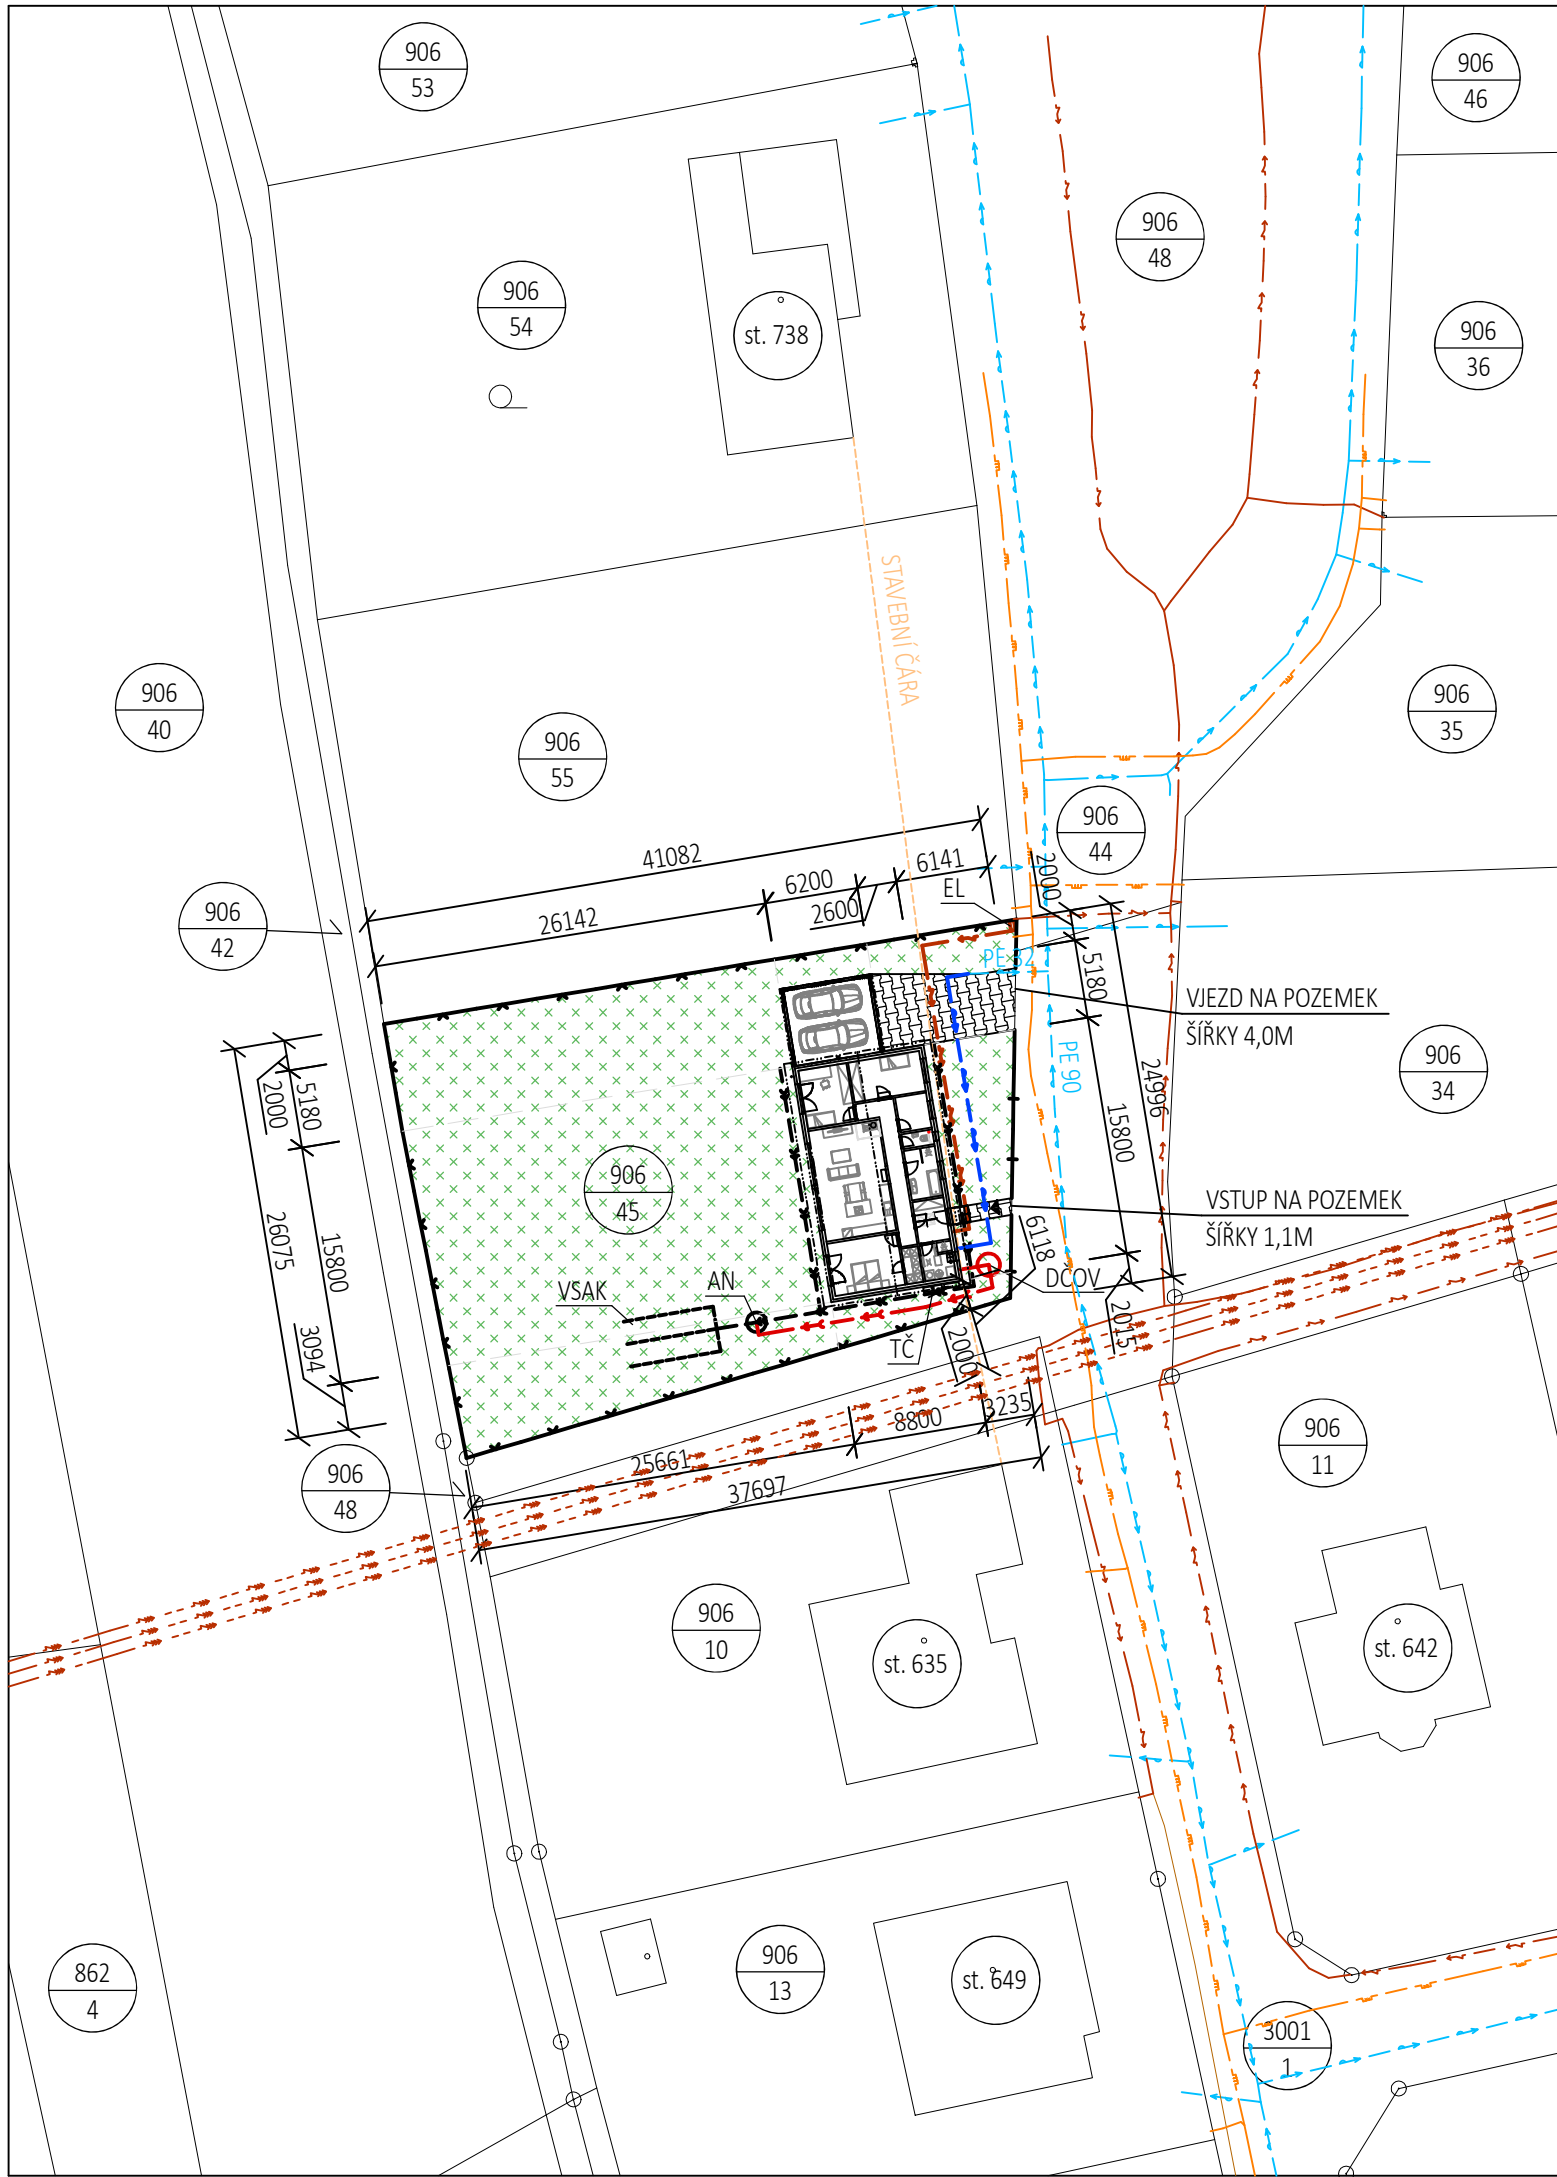

OPLOCENÍ:

OCELOVÉ PLETIVO S PLASTOVOU POVRCHOVOU ÚPRAVOU A S OCELOVÝMU SLOUPKY VČETNĚ PODHRABOVÉ DESKY v=1,8m OKOLO CELÉHO POZEMKU MIMO ULIČNÍ STRANY

Z ULIČNÍ STRANY OPLOCENÍ Z BETONOVÝCH ŠTÍPANÝCH TVAROVEK VÝŠKY 1,5M S DŘEVĚNOU ČÁSTEČNĚ PRŮHLEDNOU VÝPLNÍ

LEGENDA SITUACE

NOVÉ VODOVODNÍ POTRUBÍ PITNÉ VODY PE 32/3,0 SDR11 PN16 DL. 21,5m

NOVÁ DEŠŤOVÁ KANALIZACE PODZEMNÍ PP DN 150 SN8 DL. 49,9m

NOVÉ VENKOVNÍ SILOVÉ VEDENÍ NÍZKÉHO NAPĚTÍ PODZEMNÍ CYKY 4X10 DL. 26,0m

NOVÁ SPLAŠKOVÁ KANALIZACE PODZEMNÍ PP DN 150 SN8 DL. 20,0m

NOVÉ PLOT DRÁTĚNÝ BEZ PODEZDÍVKY, V=1,8m

NOVÉ PLOT BETONOVÝ S DŘEVĚNOU VÝPNÍ ČÁSTEČNĚ PRŮHLEDNOU, V=1,5m

STÁVAJÍCÍ VENKOVNÍHO SILOVÉHO VEDENÍ NÍZKÉHO NAPĚTÍ PODZEMNÍ

STÁVAJÍCÍ VENKOVNÍ SILOVÉ VEDENÍ VELMI VYSOKÉHO NAPĚTÍ NADZEMNÍ

NÁVRH PLYNOVODNÍHO POTRUBÍ STŘEDOTLAKÉ PODZEMNÍ V RÁMCI JINÉ PD

NÁVRH SPLAŠKOVÉ TLAKOVÉ KANALIZACE PODZEMNÍ V RÁMCI JINÉ PD

NÁVRH VODOVODNÍHO POTRUBÍ PITNÉ VODY PODZEMNÍ V RÁMCI JINÉ PD

LEGENDA POVRCHŮ

NOVÝ OBJEKT

ZPEVNĚNÉ PLOCHY

ZATRAVNĚNÉ PLOCHY

DOMOVNÍ ČISTÍRNA ODPADNÍCH VOD

AN

AKUMULAČNÍ NÁDRŽ 8,0m3 S PŘEPADEM

VSAK

VSAKOVACÍ OBJEKT

TČ

VENKOVNÍ JEDNOTKA TEPELNÉHO ČERPADLA

EL

ELEKTRICKÁ PŘÍPOJKOVÁ SKŘÍŇ

TATO DOKUMENTACE NENAHAZUJE DOKUMENTACI PRO PROVEDENÍ STAVBY. PODROBNÉ ŘEŠENÍ CELKU I JEDNOTLIVOSTÍ, VČETNĚ PROFESNÍCH SPECIALIZOVANÝCH ČÁSTÍ STAVBY A TECHNICKÉHO VYBAVENÍ, BUDE OBSAHEM DALŠÍCH STUPŇŮ PD (DOKUMENTACE PRO PROVEDENÍ STAVBY, REALIZAČNÍ PD).

±0,000=505,35 M.N.M.=ČISTÁ PODLAHA 1.NP
504,92 M.N.M. = výška terénu u objektu
NADMOŘSKÁ VÝŠKA JE ORIENTAČNÍ

STUPEŇ: POVOLENÍ STAVBY	OBJEKT:	PROJEKT STAVBY s.r.o. IČO:06518524 Ant. Důl 106 Jihlava, 58601 tel: 777/871406 www.projekt-stavby.cz
ZODPOVĚDNÝ PROJEKTANT:	Ing. Aleš Sedláček	
VYPRACOVAL:	Michal Kahoun	

INVESTOR	MUDr. Tomáš Chovanec, Březová 125 , 54101 Trutnov	DATUM	08/2025
MÍSTO STAVBY	k.ú. Lubná u Poličky [688011] parc. č. 906/45	FORMÁT	2 x A4
AKCE	NOVOSTAVBA RODINNÉHO DOMU- VIGO 117	Č.PARÉ	
VÝKRES	SITUACE KOORDINAČNÍ	MĚŘÍTKO 1:500	Č. VÝKR. C.1.1.03

Tato dokumentace se smí používat pouze pro ty účely a činnosti, pro které byla Ing. Alešem Sedláčkem zpracována. Ing. Aleš Sedláček nepřijímá žádnou zodpovědnost za tuto dokumentaci vůči jiné straně než té, která ji zadala. Tento projekt používá ochrany dle zákona č. 121/2000 Sb. (autorský zák.). Original tohoto projektu a návrh řešení v něm zobrazené jsou majetkem autora. Autorská práva náleží: Ing. Aleš Sedláček, Ant.Důl 106, Jihlava