


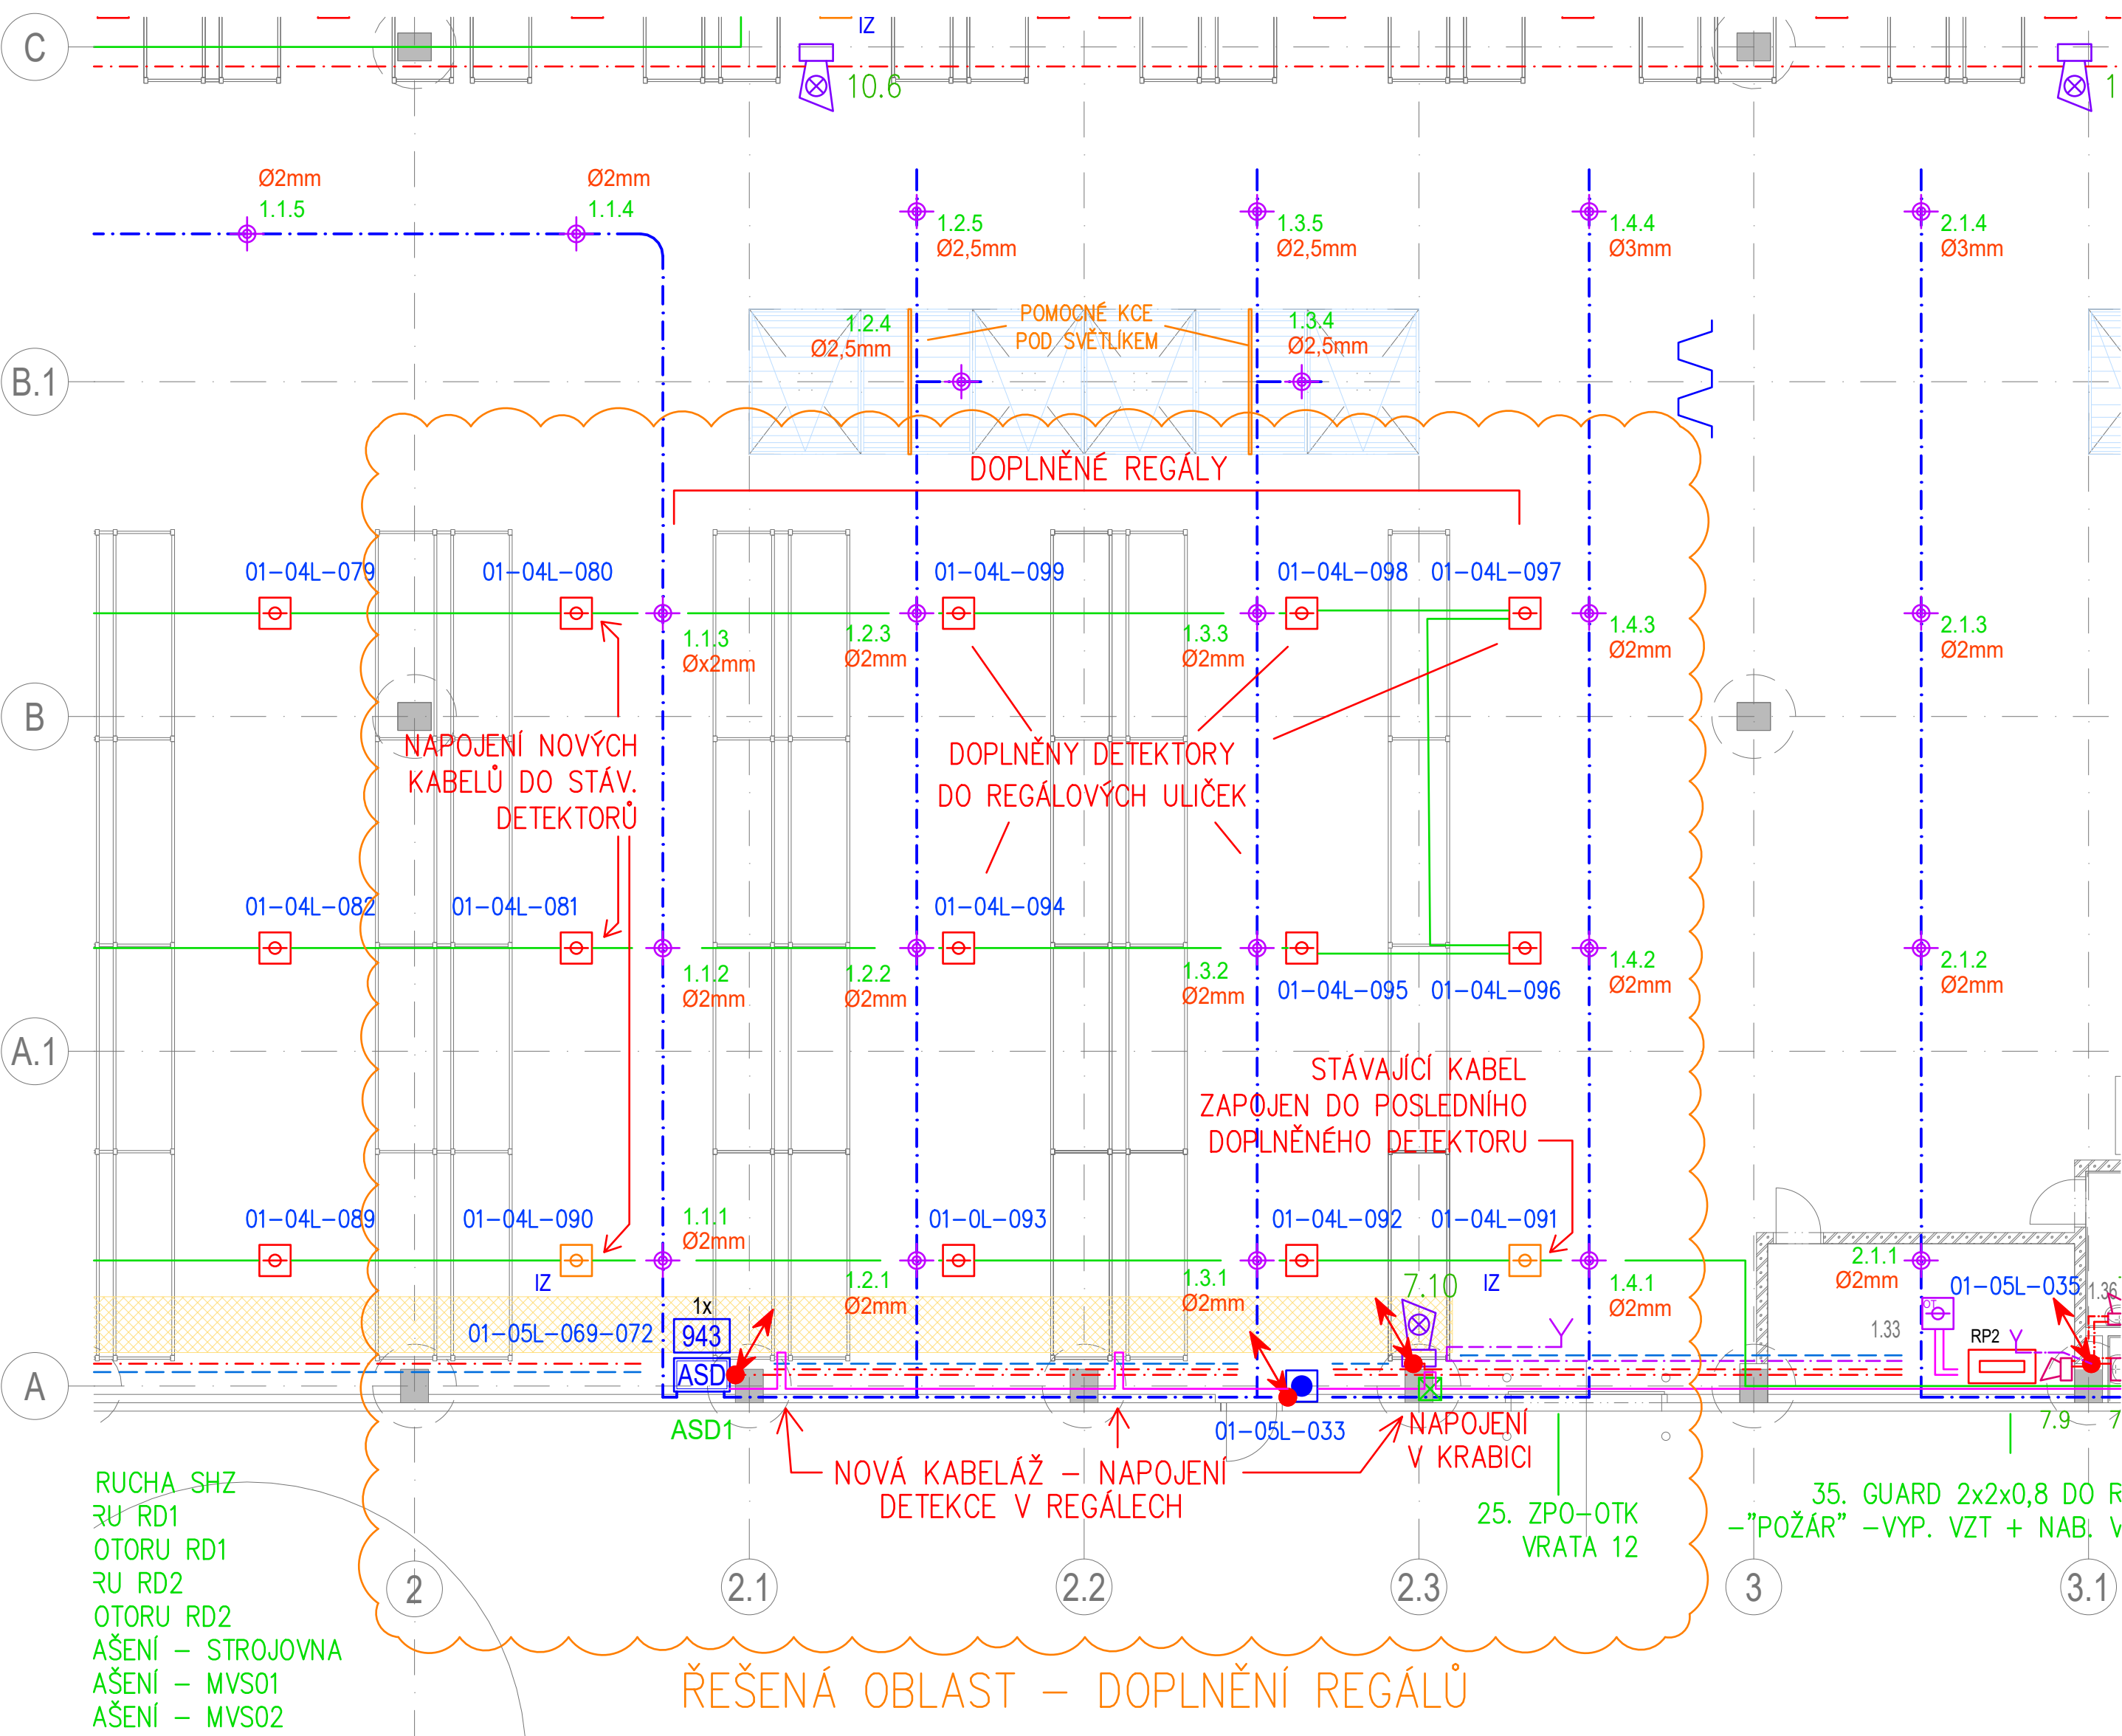

#### LEGENDA / KEY:


|  |                                                                                                              |  |                                                                                                                                   |
|--|--------------------------------------------------------------------------------------------------------------|--|-----------------------------------------------------------------------------------------------------------------------------------|
|  | HLAVNÍ ÚSTŘEDNA EPS - MHU 117<br>MAIN FAS CONTROL PANEL - MHU 117                                            |  | EN54-3 SÍŘENA BILÁ NÍZKÁ (IP54)<br>EN54-3 SIREN WHITE LOW-SOCKET (IP54)                                                           |
|  | OVLÁDACÍ TABLO - MHS 817<br>CONTROL BOARD - MHS 817                                                          |  | ZAKONČOVACÍ ČLEN<br>END-OF-LINE MODULE                                                                                            |
|  | NAPÁJECÍ ZDROJ 24VDC S AKU - EN54C-xxxx<br>POWER SUPPLY 24VDC WITH BATTERY - EN54C-xxxx                      |  | TLAČÍTKA CENTRAL STOP / TOTAL STOP<br>CENTRAL / TOTAL STOP BUTTONS                                                                |
|  | ZAPRAVČOVÝ PŘÍJEM<br>TRANSMITTER TO THE FIRE-DEPARTMENT                                                      |  | BOX S PŘEPĚTOVOU OCHRANOU<br>BOX WITH SURGE-PROTECTION                                                                            |
|  | OPPO - OBSLUŽNÉ POLE POŽÁRNÍ OCHRANY - MHY 919<br>FIRE BRIGADE OPERATING PANEL - MHY 919                     |  | PARALELNÍ SIGNALIZACE<br>REMOTE LED INDICATOR                                                                                     |
|  | KTPO - KLÍČOVÝ TREZOR POŽÁRNÍ OCHRANY<br>FIRE BRIGADE KEY SAFE                                               |  | POŽÁRNÍ Klapka<br>FIRE DAMPER                                                                                                     |
|  | OPTICKO-KOUŘOVÝ DETEKTOR - MHG 262<br>OPTICAL-SMOKE DETECTOR - MHG 262                                       |  | ZMĚNA VÝŠKY KABELOVÉ TRASY<br>CHANGE OF CABLE ROUTE HEIGHT                                                                        |
|  | OPTICKO-KOUŘOVÝ DETEKTOR S IZOLÁTOREM - MHG 262i<br>OPTICAL-SMOKE DETECTOR WITH INSULATOR - MHG 262i         |  | LINKY DETEKTORŮ, HLÁSIČŮ - PRAFLACOM<br>B2ca s1 d0 1x2x0,8; (Ø 7,1mm; 70kg/km)<br>DETEKTOR-LINES - PRAFLACOM                      |
|  | MULTISENZOROVÝ DETEKTOR (OT-Opticko+Teplotní) - MHG 862<br>MULTI-SENSOR DETECTOR (OT-Optical+Heat) - MHG 862 |  | OVLÁDÁNÍ, MONITORING, NAPÁJENÍ - PRAFLAGUARD<br>P90-R B2ca s1 d0 1x2x0,8; (Ø 7,1mm; 70kg/km)<br>CONTROL, MONITORING, POW. SUPPLY  |
|  | OT DETEKTOR S IZOLÁTOREM - MHG 862i<br>OT DETECTOR WITH INSULATOR - MHG 862i                                 |  | OVLÁDÁNÍ, MONITORING, NAPÁJENÍ - PRAFLAGUARD<br>P90-R B2ca s1 d0 2x2x0,8; (Ø 9,5mm; 110kg/km)<br>CONTROL, MONITORING, POW. SUPPLY |
|  | TLAČÍTKOVÝ HLÁSIČ - MHA 142<br>MANUAL CALL POINT - MHA 142                                                   |  | OVLÁDÁNÍ, MONITORING - PRAFLAGUARD<br>P90-R B2ca s1 d0 4x2x0,8; (Ø 10,9mm; 160kg/km)<br>CONTROL, MONITORING                       |
|  | TERMO-MAXIMÁLNÍ DETEKTOR - MHG 362<br>FIXED HEAT DETECTOR - MHG 362                                          |  | OVLÁDÁNÍ, MONITORING - PRAFLAGUARD<br>P90-R B2ca s1 d0 10x2x0,8; (Ø 14,9mm; 300kg/km)<br>CONTROL, MONITORING                      |
|  | VSTUPNÍ JEDNOTKA - 4 VSTUPY<br>INPUT MODULE - 4 IN                                                           |  | OVLÁDÁNÍ, MONITORING - PRAFLADUR<br>P60-R B2ca s1 d0 2x1,5; (Ø 10,8mm; 160kg/km)<br>POWER SUPPLY, CONTROL                         |
|  | VSTUPNÍ (výstupní) JEDNOTKA - MHG 942<br>INPUT (output) MODULE - MHG 942                                     |  |                                                                                                                                   |
|  | NASÁVACÍ JEDNOTKA<br>ASPIRATING SMOKE DETECTION SYSTEM                                                       |  |                                                                                                                                   |
|  | POTRUBÍ NASÁVACÍHO SYSTÉMU<br>ASD SAMPLING PIPES                                                             |  |                                                                                                                                   |
|  | NASÁVACÍ BOD NA POTRUBÍ<br>ASD SAMPLING POINT                                                                |  |                                                                                                                                   |
|  | POŽÁRNĚ ODOLNÁ PROPOJOVACÍ KRABICE<br>FIRE RESISTANT CONNECTING BOX                                          |  |                                                                                                                                   |
|  | BĚŽNÁ PROPOJOVACÍ KRABICE<br>STANDARD CONNECTING BOX                                                         |  |                                                                                                                                   |
|  | OVL. RELÉ ČÍVKA 24VDC; KONTAKT 230VAC/10A<br>CON. RELAY COIL 24VDC; CONTACT 230VAC/10A                       |  |                                                                                                                                   |
|  | MAJÁK EN54-23 W/C ČERVENÝ VNĚJŠÍ (IP65)<br>OUTDOOR RED BEACON EN54-23 W/C (IP65)                             |  |                                                                                                                                   |
|  | EN 54-3 ČERVENÁ SÍŘENA S BLIKAČEM<br>EN54-3 RED SOUNDER WITH BEACON                                          |  |                                                                                                                                   |

#### ROZMÍSTĚNÍ SÍREN:

|                     |         |
|---------------------|---------|
| ODHAD. HLUK V HALE: | 65-70dB |
| citlivost síreny:   | 107dB/m |
| s(76dB):            | 35m     |
| s(81dB):            | 20m     |

RUCHA-SHZ  
RU RD1  
OTORU RD1  
RU RD2  
OTORU RD2  
AŠENÍ - STROJOVNA  
AŠENÍ - MVS01  
AŠENÍ - MVS02

ŘEŠENÁ OBLAST - DOPLNĚNÍ REGÁLŮ

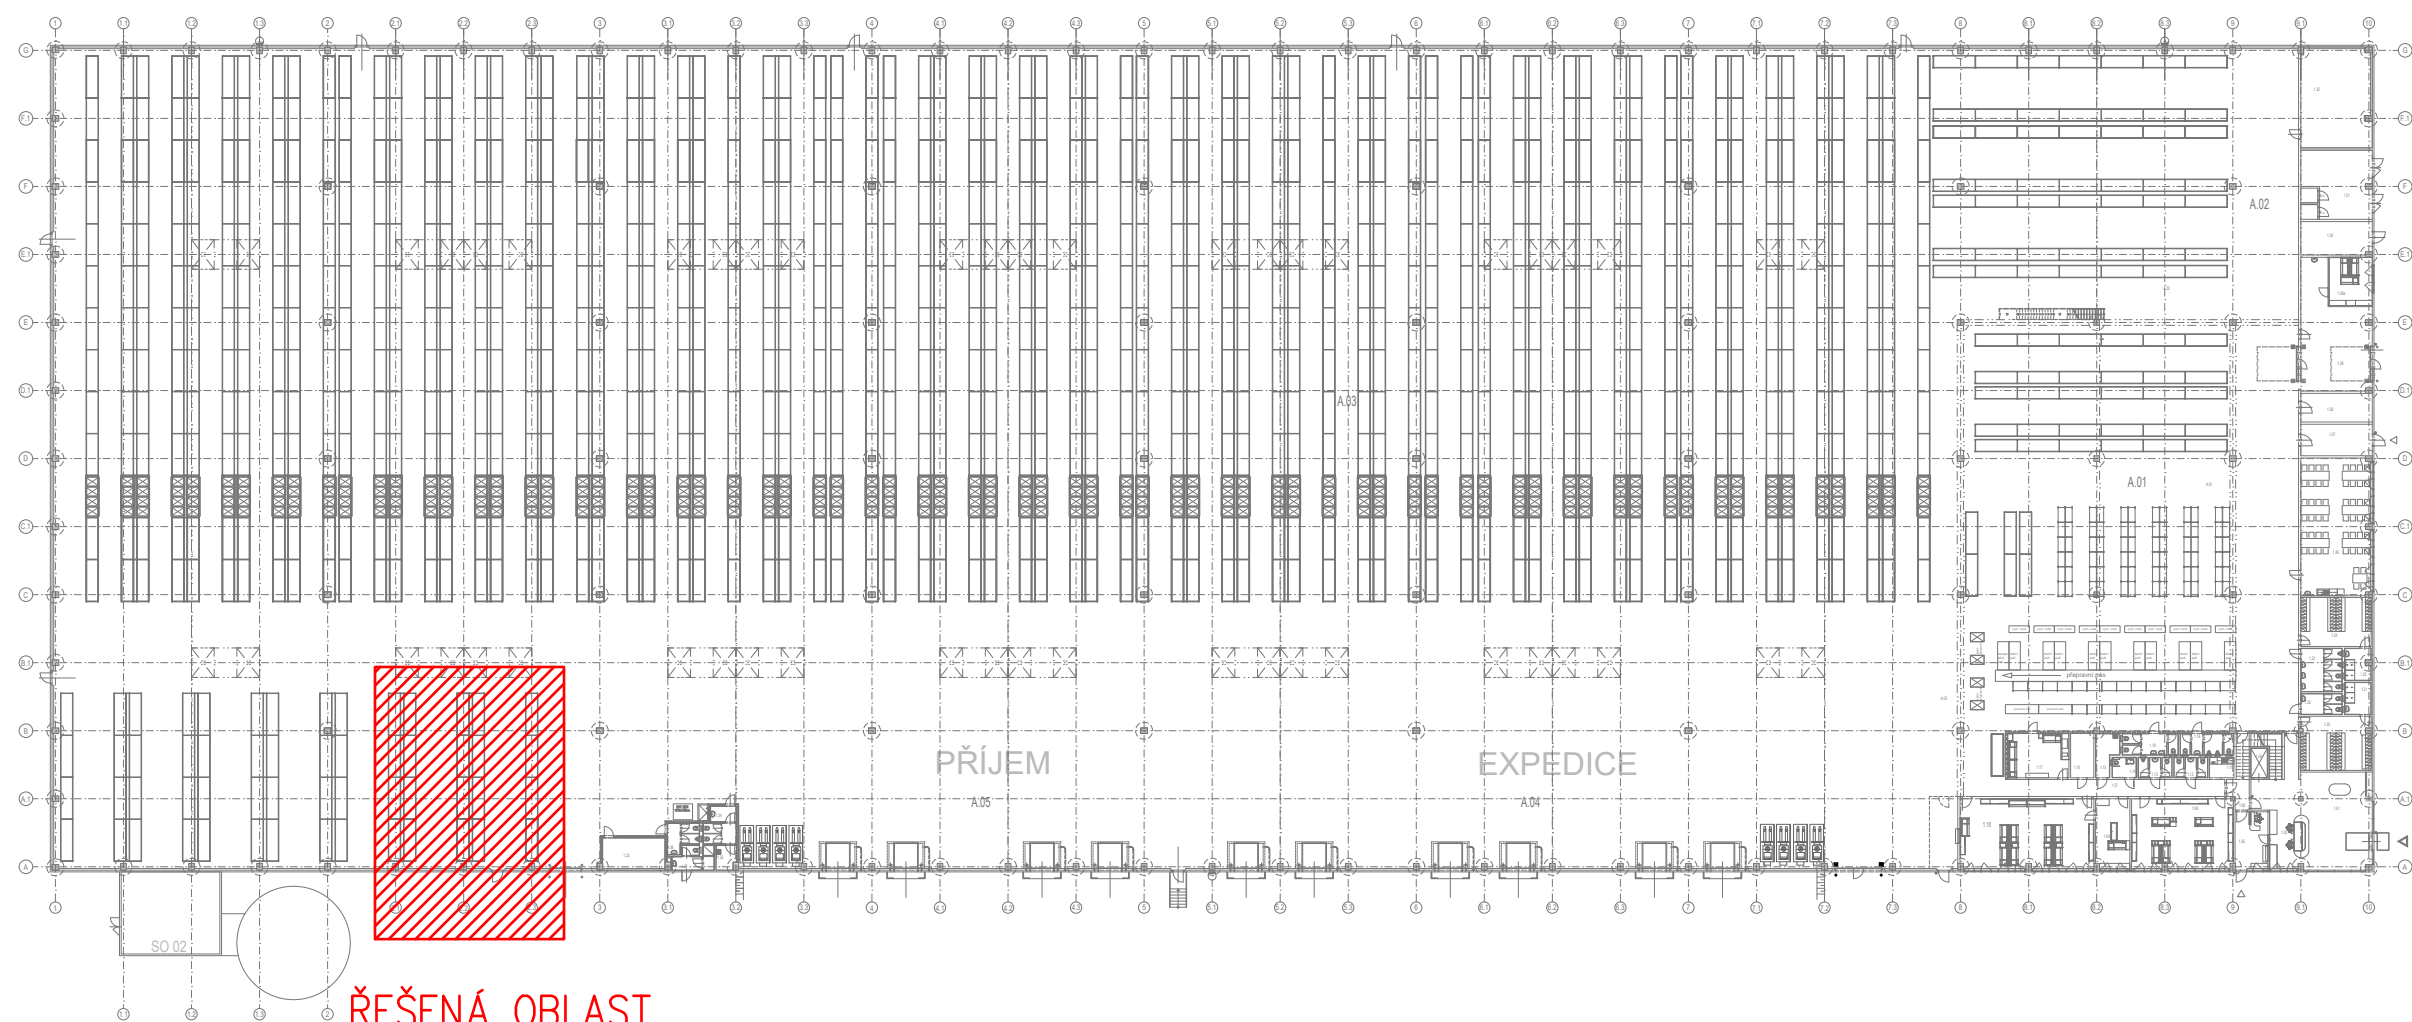

±0,000 = 418,10m n. m. Bpv

|      |       |             |            |
|------|-------|-------------|------------|
| REV. | DATUM | POPIS       | VYPRACOVAL |
| REV. | DATE  | DESCRIPTION | DRAWN BY   |

#### NÁZEV AKCE / TITLE

DC ORION - Doplnění regálů

|                                 |                               |
|---------------------------------|-------------------------------|
| MÍSTO STAVBY / PLACE OF CONSTR. | Litomyšl                      |
| KATASTR / CADASTRE              | Nová Ves u Litomyšle [724742] |

|                      |                                                                      |
|----------------------|----------------------------------------------------------------------|
| INVESTOR             | AGILE 1 spol. s r. o.                                                |
| INVESTOR             | Dráby 542, Litomyšlské Předměstí, 566 01 Vysoké Mýto IČO: 178 60 491 |
| GENERÁLNÍ PROJEKTANT | I.B.C. NV a.s.                                                       |
| GENERAL DESIGNER     | Fügenerovo náměstí 1808/3, 120 00 Praha 2                            |
| MANAŽER PROJEKTU     | AGILE 1 spol. s r. o.                                                |
| PROJECT MANAGER      | Dráby 542, Litomyšlské Předměstí, 566 01 Vysoké Mýto IČO: 178 60 491 |

|                             |                            |                              |
|-----------------------------|----------------------------|------------------------------|
| PROJEKTANT / DESIGNER       | HIP / CHIEF PROJ. ENGINEER | Ing. Jan Štěpnička           |
| MINET ELEKTRO spol. s r. o. | VYPRACOVAL / DRAWN BY      | M. Zbořil                    |
| Pražská 810/16              | KONTROLOVAL / CHECKED BY   | Ing. J. Skřivánek, J. Terpák |
| 102 21, Praha 10            | DATUM VYDÁNÍ / PUB. DATE   | 21.07.2025                   |
| www.minetelektro.cz         | SOUBOR / FILENAME          | 200-204_PUDORYSY.dwg         |

ČÁST DLE VYHLÁŠKY / PART ACCORDING TO DECREE

D.1.4.6. EPS - ELEKTRICKÁ POŽÁRNÍ SIGNALIZACE

SO 01  
Hala DC ORION

#### NÁZEV VÝKRESU / DRAWING TITLE

PŮDORYS 1.NP - HALA - STROP

|                      |                 |                 |              |                             |
|----------------------|-----------------|-----------------|--------------|-----------------------------|
| STUPĚN PD / PHASE PD | REVIZE / REVIEW | MĚŘÍTKO / SCALE | DATUM / DATE | ČÍSLO VÝKRESU / DRAWING No. |
| DPS                  | 00              | 1:100           | 22.07.2025   | 200                         |